

Planimetria scala 1:50


ABACO MURATURE e PAVIMENTAZIONI

- P1** Parquet rovere naturalizzato sp. 2 cm
- M1** Muro spessore 8 cm con forati da 6 cm + 2 cm intonaco
- M2** Muro spessore 10 cm con forati da 8 cm + 2 cm intonaco

- 2 interruttore unipolare
- 1 punto luce a parete
- 4 faretto incasso controsoffitto
- 2 presa corrente doppia
- 1 ventilazione temporizzata on/off

Legenda impianto elettrico

ABACO ELEMENTI E MATERIALI

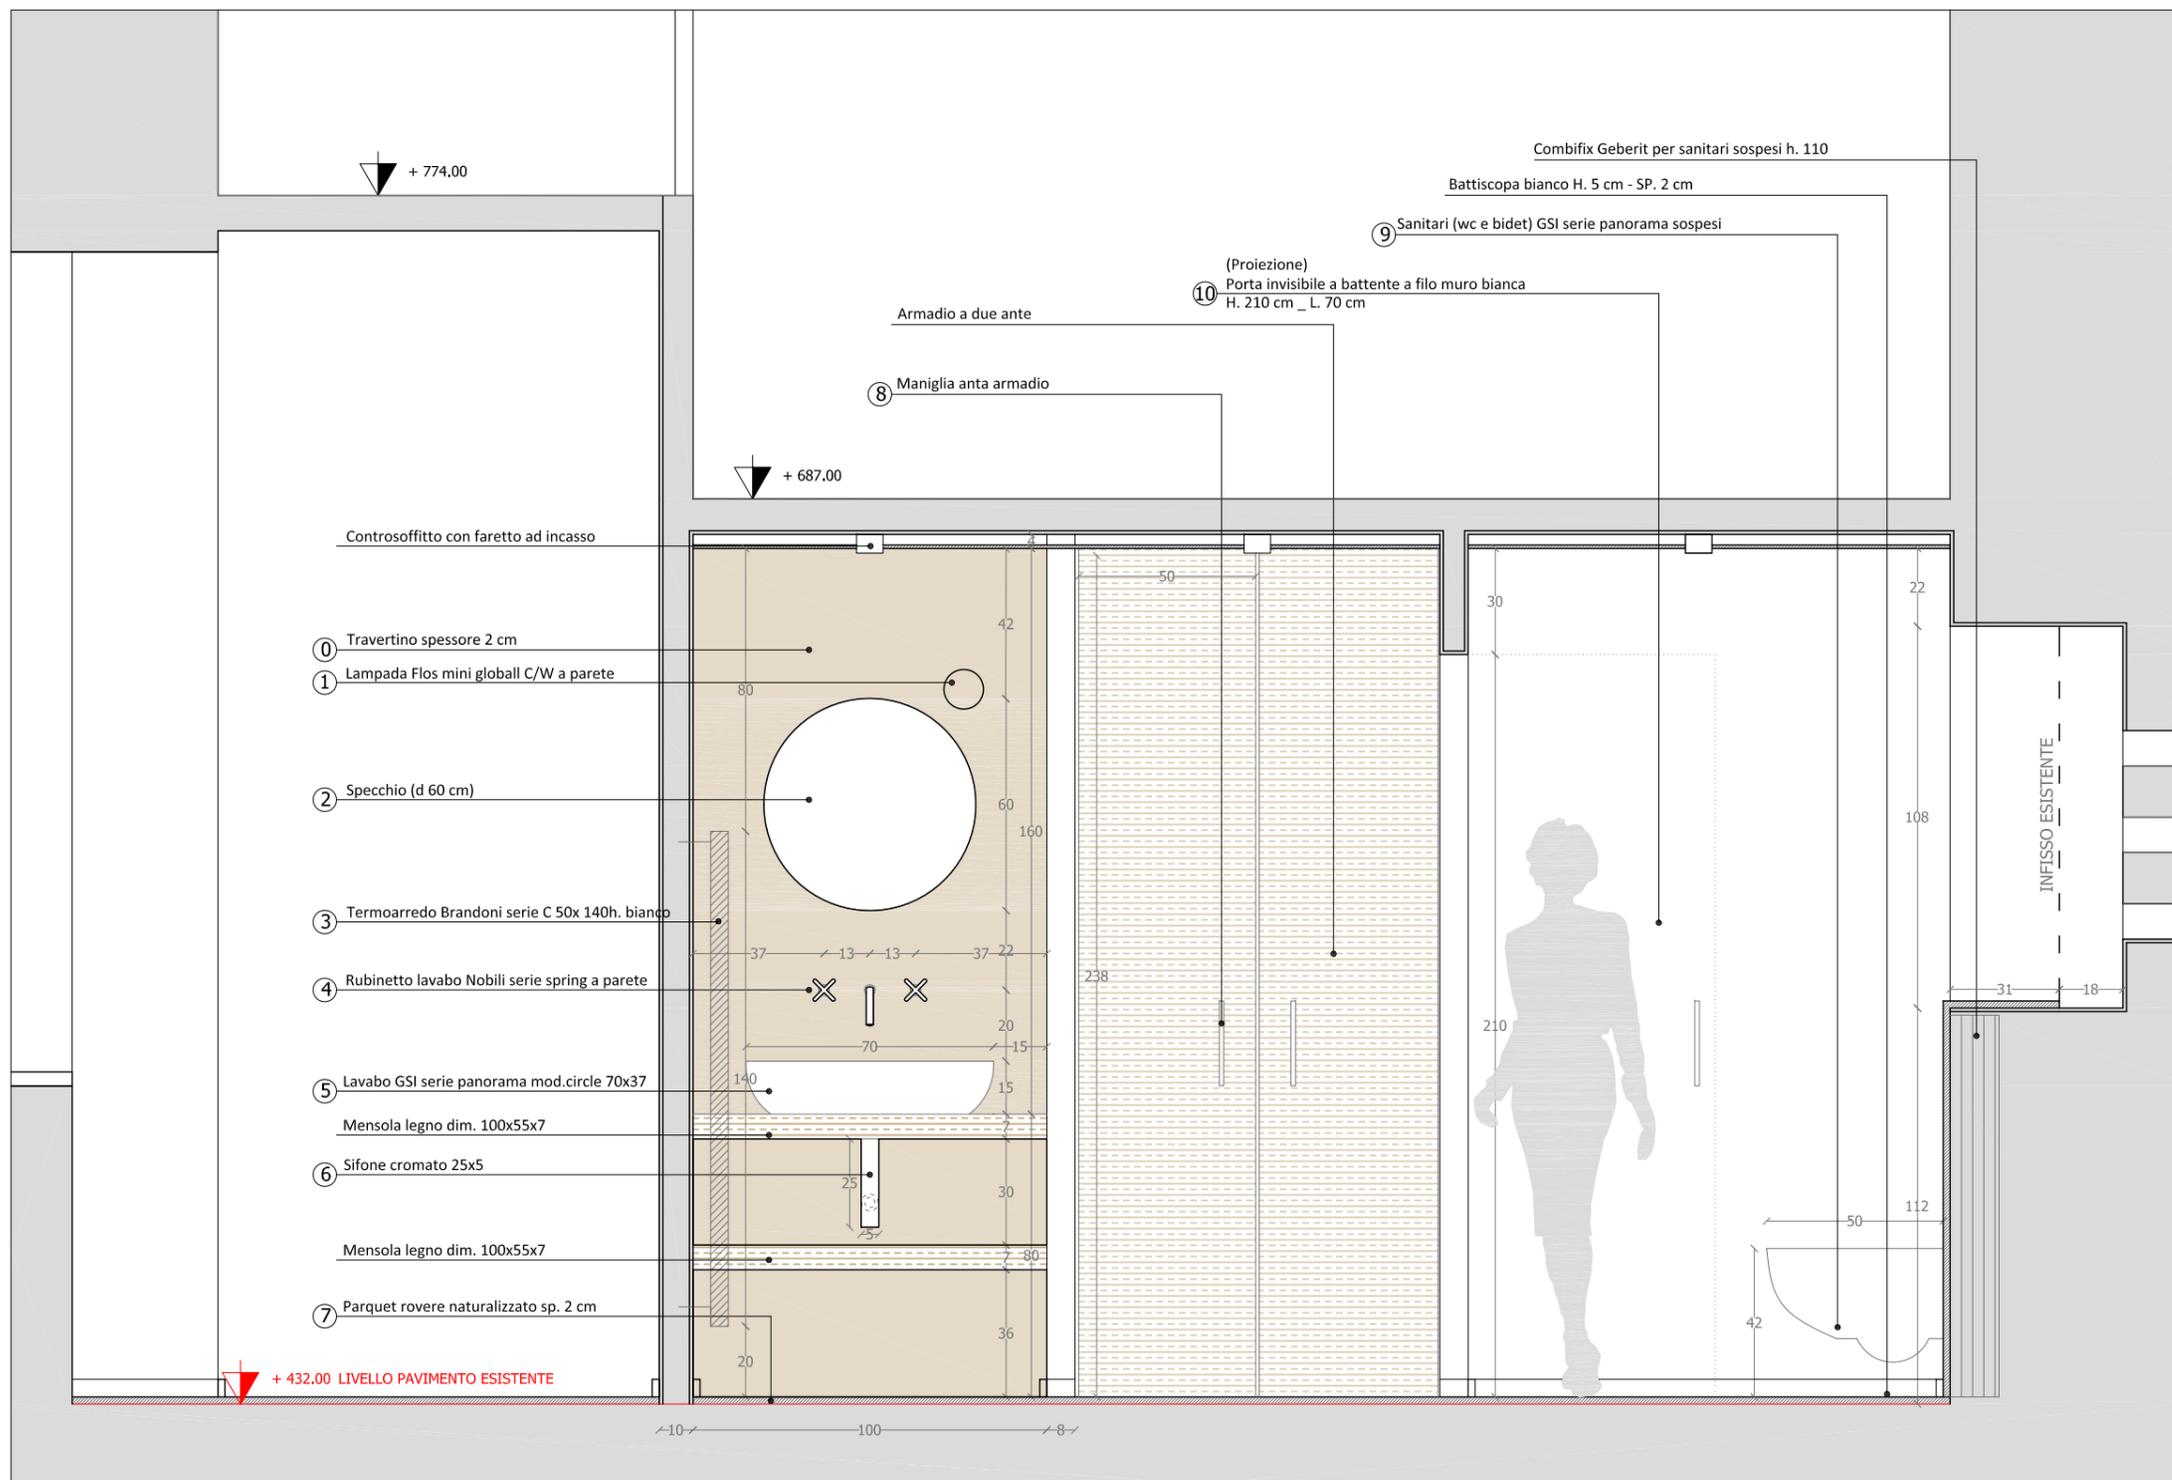

Sezione trasversale scala 1:20

- 0** Travertino spessore 2 cm
- 1** Lampada Flos mini global C/W a parete
- 2** Specchio (d 60 cm)
- 3** Termoarredo Brandoni serie C 50x 140h. bianco
- 4** Rubinetto lavabo Nobili serie spring a parete
- 5** Lavabo GSI serie panorama mod.circle 70x37
Mensola legno dim. 100x55x7
- 6** Sifone cromato 25x5
Mensola legno dim. 100x55x7
- 7** Parquet rovere naturalizzato sp. 2 cm


- Combifix Geberit per sanitari sospesi h. 110
- Battiscopa bianco H. 5 cm - SP. 2 cm
- 9** Sanitari (wc e bidet) GSI serie panorama sospesi
- (Proiezione)
- 10** Porta invisibile a battente a filo muro bianca
H. 210 cm _ L. 70 cm

- Armadio a due ante
- 8** Maniglia anta armadio

Controsoffitto con faretto ad incasso

+ 432.00 LIVELLO PAVIMENTO ESISTENTE

INFISSO ESISTENTE

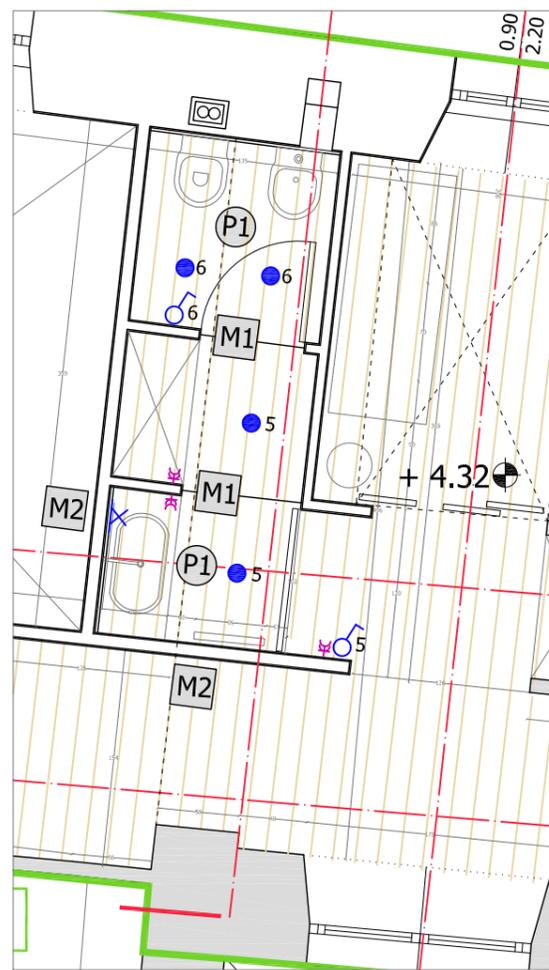


Planimetria scala 1:50

ABACO MURATURE e PAVIMENTAZIONI

- P1 Parquet rovere naturalizzato sp. 2 cm
- M1 Muro spessore 8 cm con forati da 6 cm + 2 cm intonaco
- M2 Muro spessore 10 cm con forati da 8 cm + 2 cm intonaco

- ⚡ 2 interruttore unipolare
- ✕ 1 punto luce a parete
- 4 faretto incasso controsoffitto
- ⚡ 2 presa corrente doppia
- ☑ 1 ventilazione temporizzata on/off

Legenda impianto elettrico

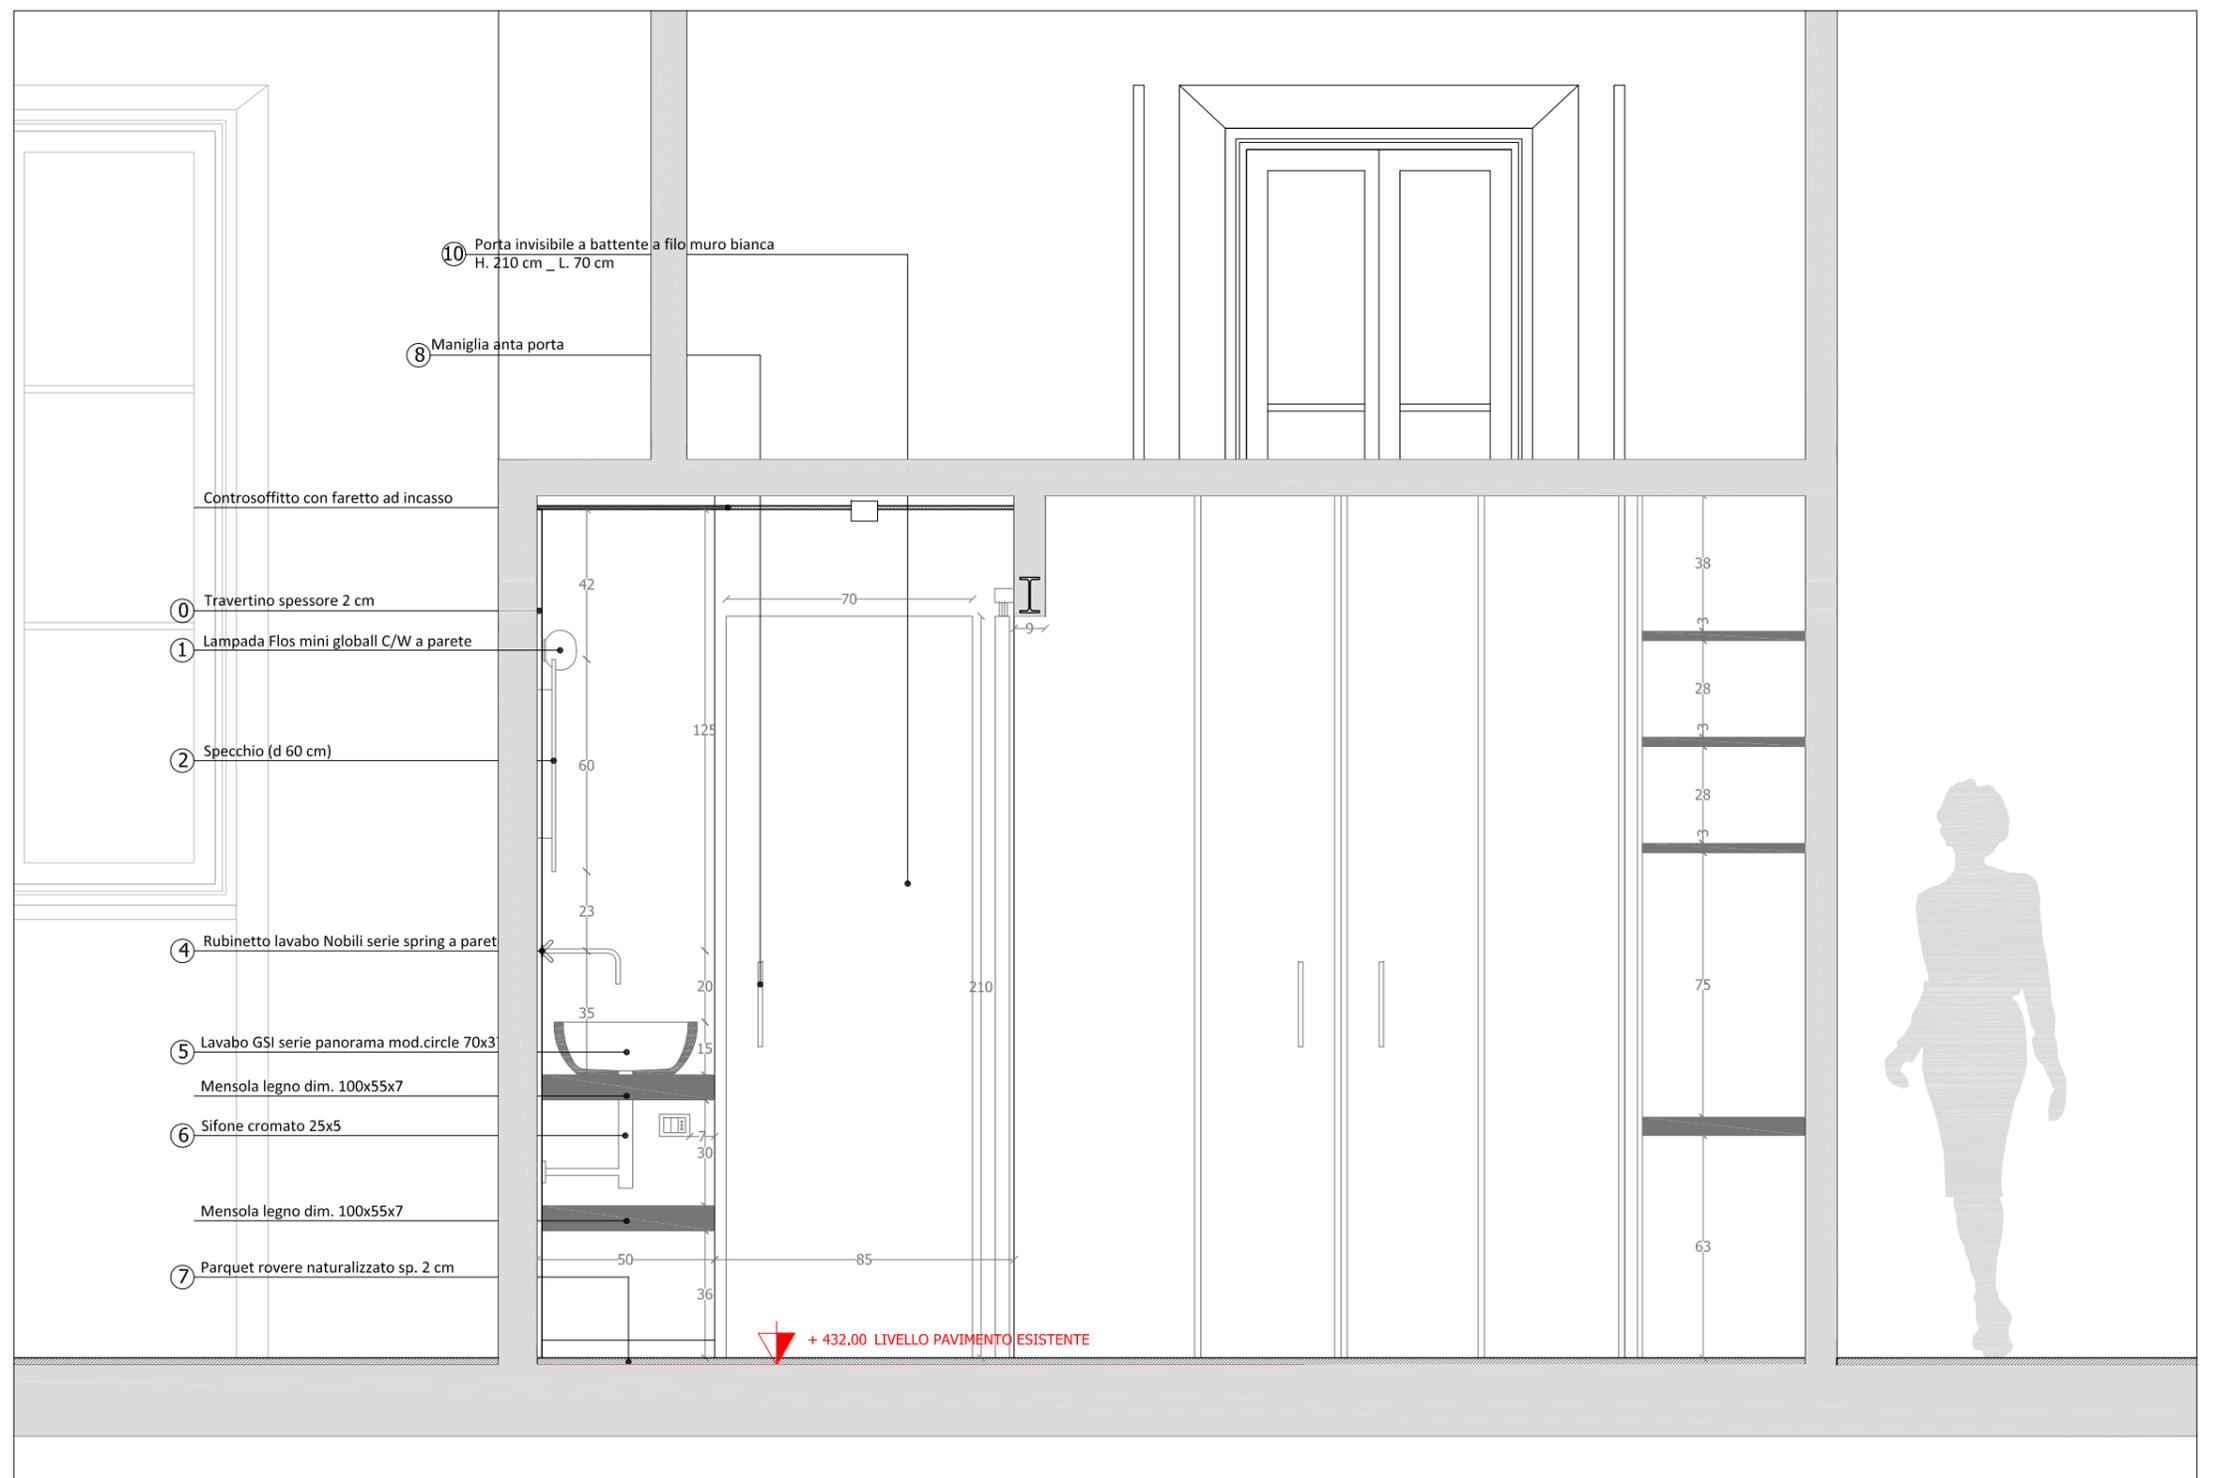

Sezione trasversale scala 1:20

ABACO ELEMENTI E MATERIALI





Planimetria scala 1:50

DEMOLIZIONI E RICOSTRUZIONI


- DEMOLIZIONI
- RICOSTRUZIONI

ABACO MURATURE e PAVIMENTAZIONI

- P1 Parquet rovere naturalizzato sp. 2 cm
- M1 Muro spessore 8 cm con forati da 6 cm + 2 cm intonaco
- M2 Muro spessore 10 cm con forati da 8 cm + 2 cm intonaco

- ⏏ 2 Interruttore unipolare
- ⊗ 1 punto luce a parete
- 4 faretti incasso controsoffitto
- ⏏ 2 presa corrente doppia
- ⏏ 1 ventilazione temporizzata on/off

Legenda impianto elettrico

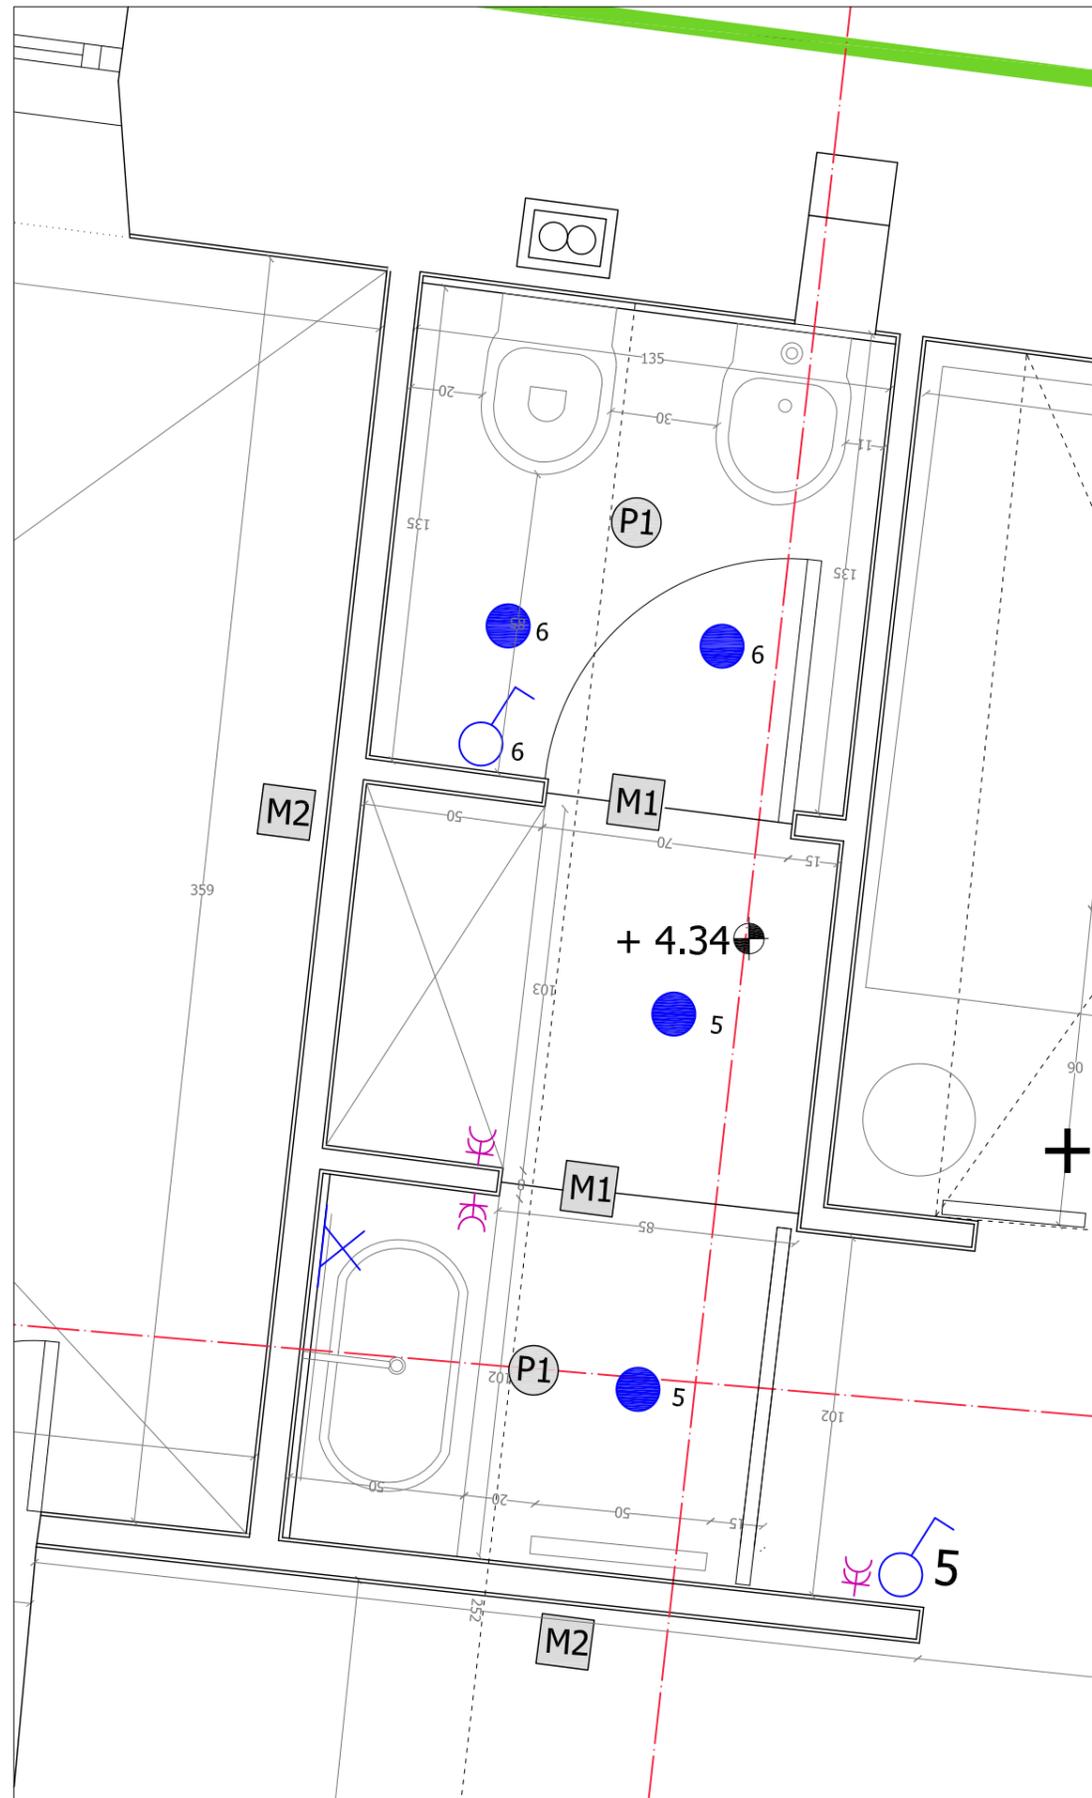

Planimetria scala 1:20

